



Przykładowy widok słupa z oprawą

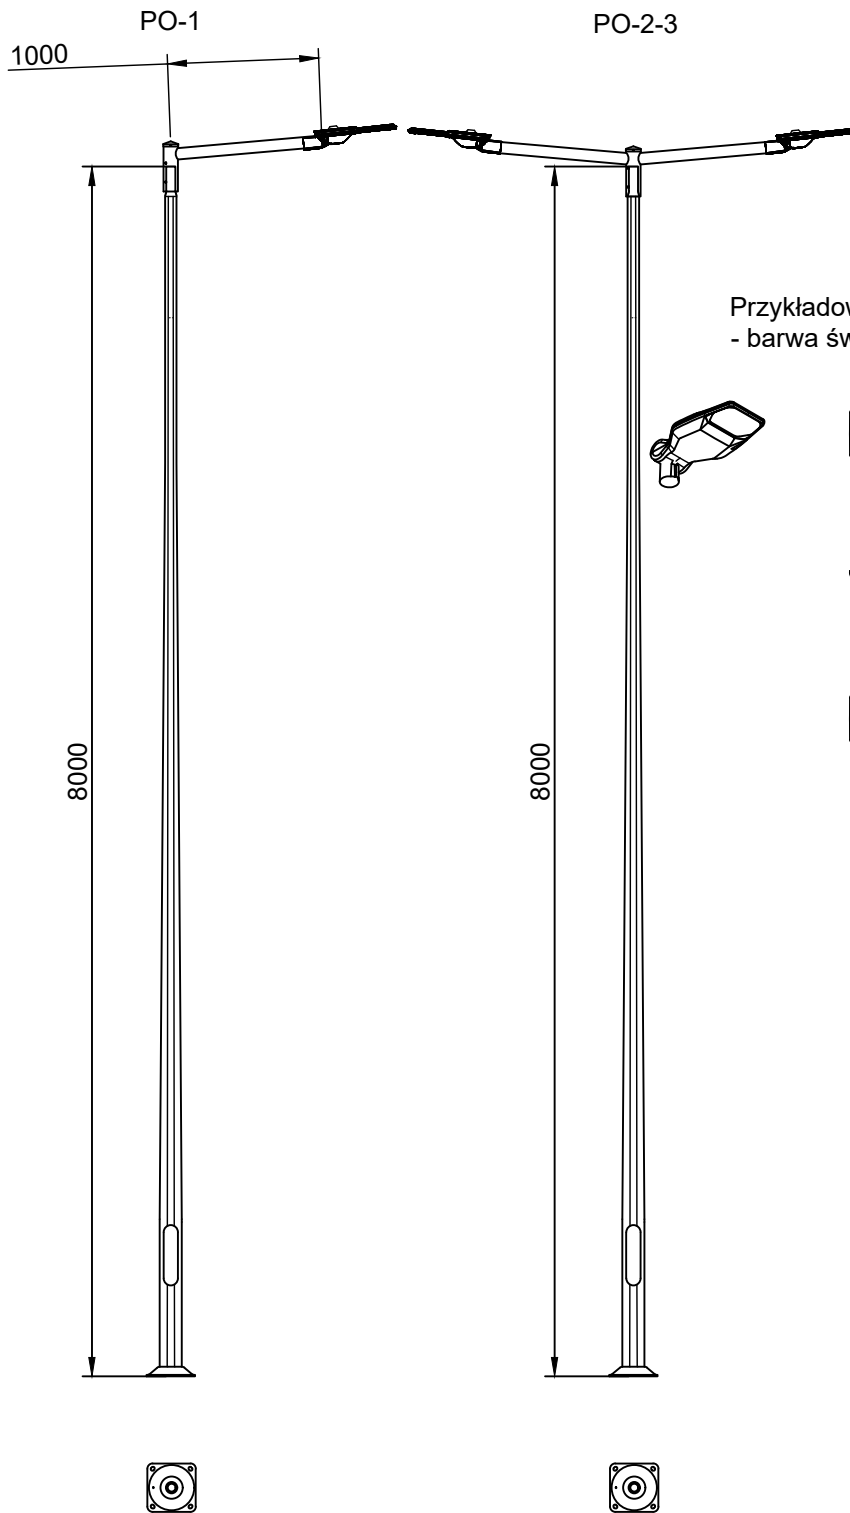

Przykładowy widok oprawy LED
- barwa światła 4000K

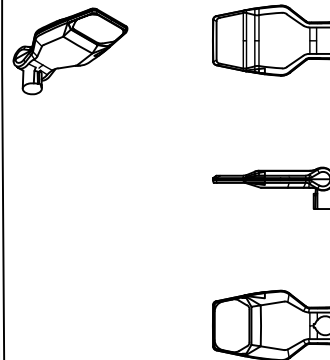

PROJEKT ZAGOSPODAROWANIA TERENU

Marcin Michalski
MICH-EL
Radochów 28,
57-540 Łądek-Zdrój

MICH-EL

 
Skala 1:50

Budowa oświetlenia placu rekreacyjnego, Boboszów dz. 100/1

Investor

Gmina Międzyzlesie,
PI Wolności 1, 57-530 Międzyzlesie

Projektant

mgr inż Marcin Michalski - 
152/DOŚ/2013

Rysunek nr E-2

październik 2023